
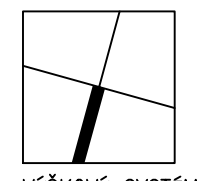


PŮDORYS 2.NP

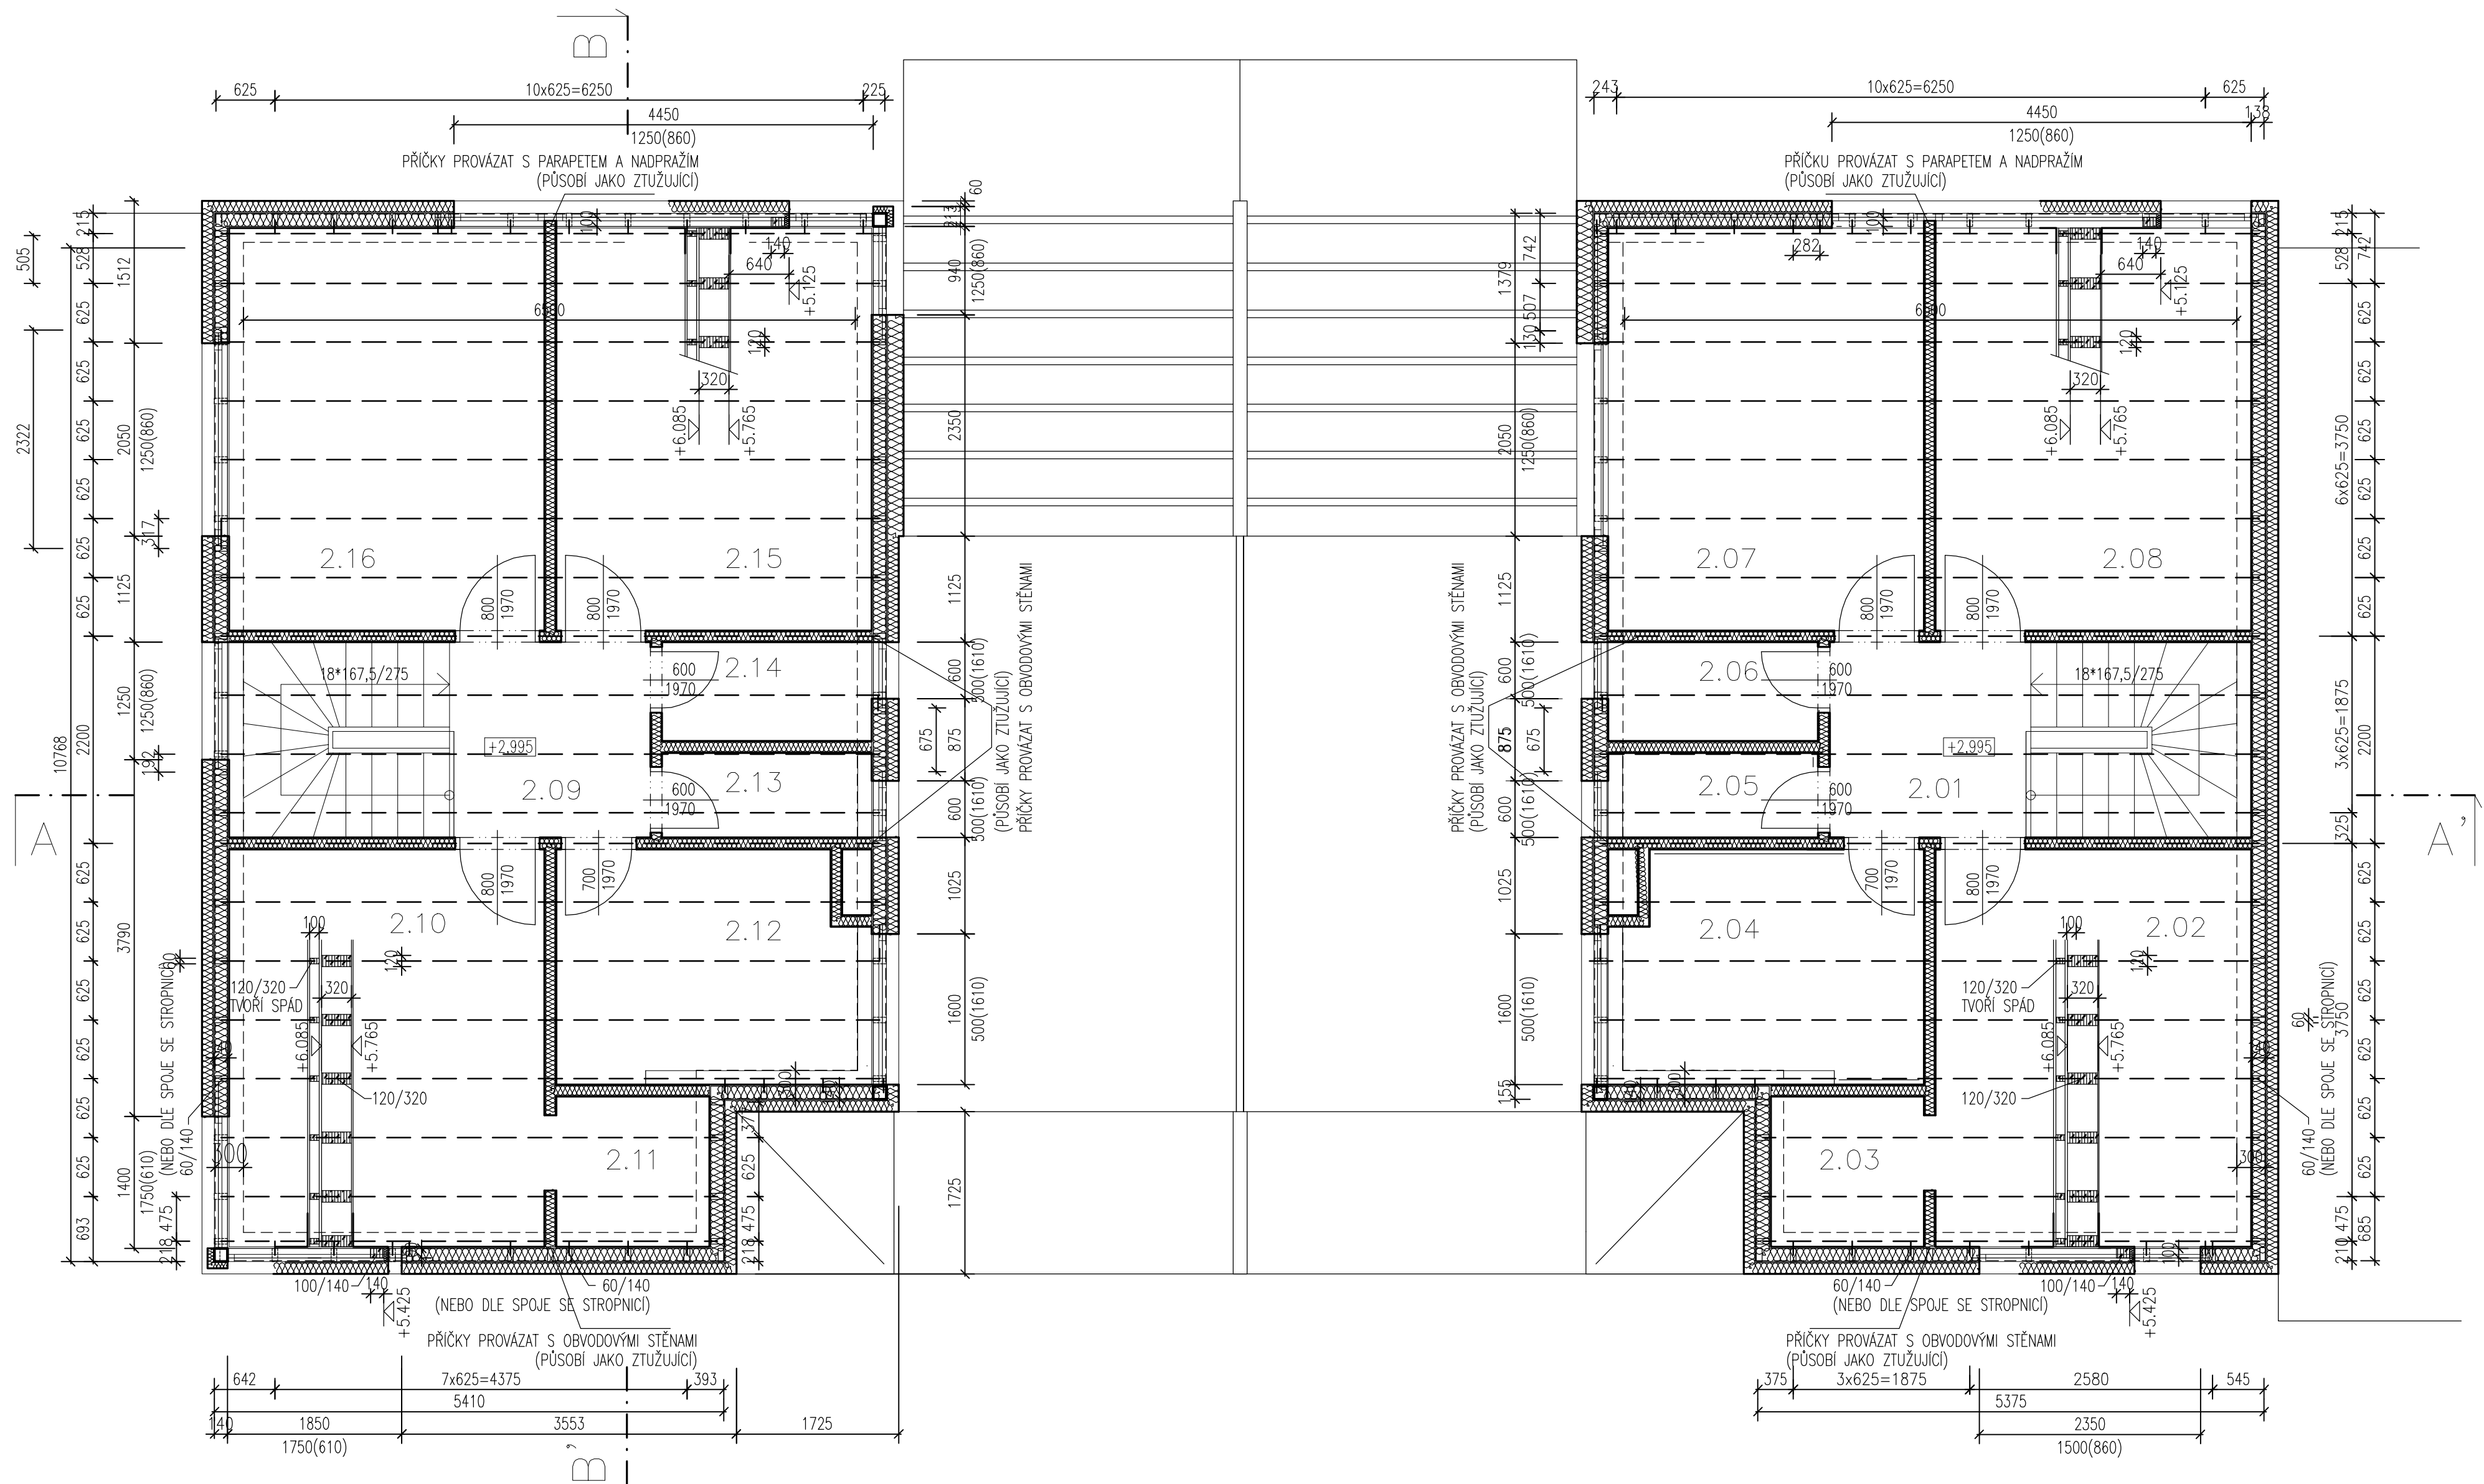

VÝŠKOVÝ SYSTÉM - BpV

±0,000=PODLAHA 1.NP
p.č.1894/210 ±0,000=401,150

PROJEKTOVÁ DOKUMENTACE JE ZPRACOVÁNA V ROZSAHU NUTNÉM PRO VYDÁNÍ STAVBNÍHO POVOLENÍ

STATIKA - ING. JAN PEREK, autorizovaný inženýr v oboru statika a dynamika staveb
PROJEKČNÍ A KONSTRUKČNÍ KANCELÁŘ, ČECHOVA 50, Č.BUDĚJOVICE, t: +38633106, m: +38633106, e: j.perek@quick.cz

VEDOUČÍ PROJEKTANT	ZODPOVĚDNÝ PROJEKTANT	KRESLIL
ING. ARCH. D. POLCAROVÁ	ING. J. PEREK	ING. J. PEREK
ING. ARCH. K.GASSELLDORFER		
INVESTOR DŘEVOSPOL ŠTĀSTNÝ ZÁHOŘÍ spol. s r.o., 391 65 BECHYNĚ		
AKCE		ČÍSLO VÝKRESU
RD - ZA STROMOVKOU		F1.2.
p.č.1894/211;210;212 k.ú. Č.Budějovice 2		2.2
		ČÍSLO PARÉ
VÝKRES	SO.02 - 2.NP - VÝKRES SKLADBY A TVARU - p.č. 1894/210	
STUPEŇ	PDSP	MĚŘÍTKO 1:50
FORMÁT	5xA4	DATUM ČERVENEC 2011
		ČÍSLO ZAKÁZKY